

2 Szatnia 1
21,27 m² Gres

5 łazienka
12,34 m² Gres

7 Przedsiónek
3,41 m² Gres

8 WC damski
2,23 m² Gres

9 WC
3,24 m² Gres

12 WC niepełnospraw
3,22 m² Gres

13 Pokój
14,23 m² Gres

1 Wiatrołap
3,10 m² Gres

3 Korytarz
3,55 m² Gres

6 Klatka schodowa
6,70 m² Gres
17x20x24

4 Świetlica Klubowa
36,21 m² Gres


±0.00 = 190.40 m npm

10 Przedsiónek
11,83 m² Gres

11 Przedsiónek
3,90 m² Gres

15 Kuchnia
12,76 m² Gres

PODGRZWAŁO
Pdcw
Pccw
BEX-12
DEX-12
KOCIOŁ INN
Pco
Ø25st.

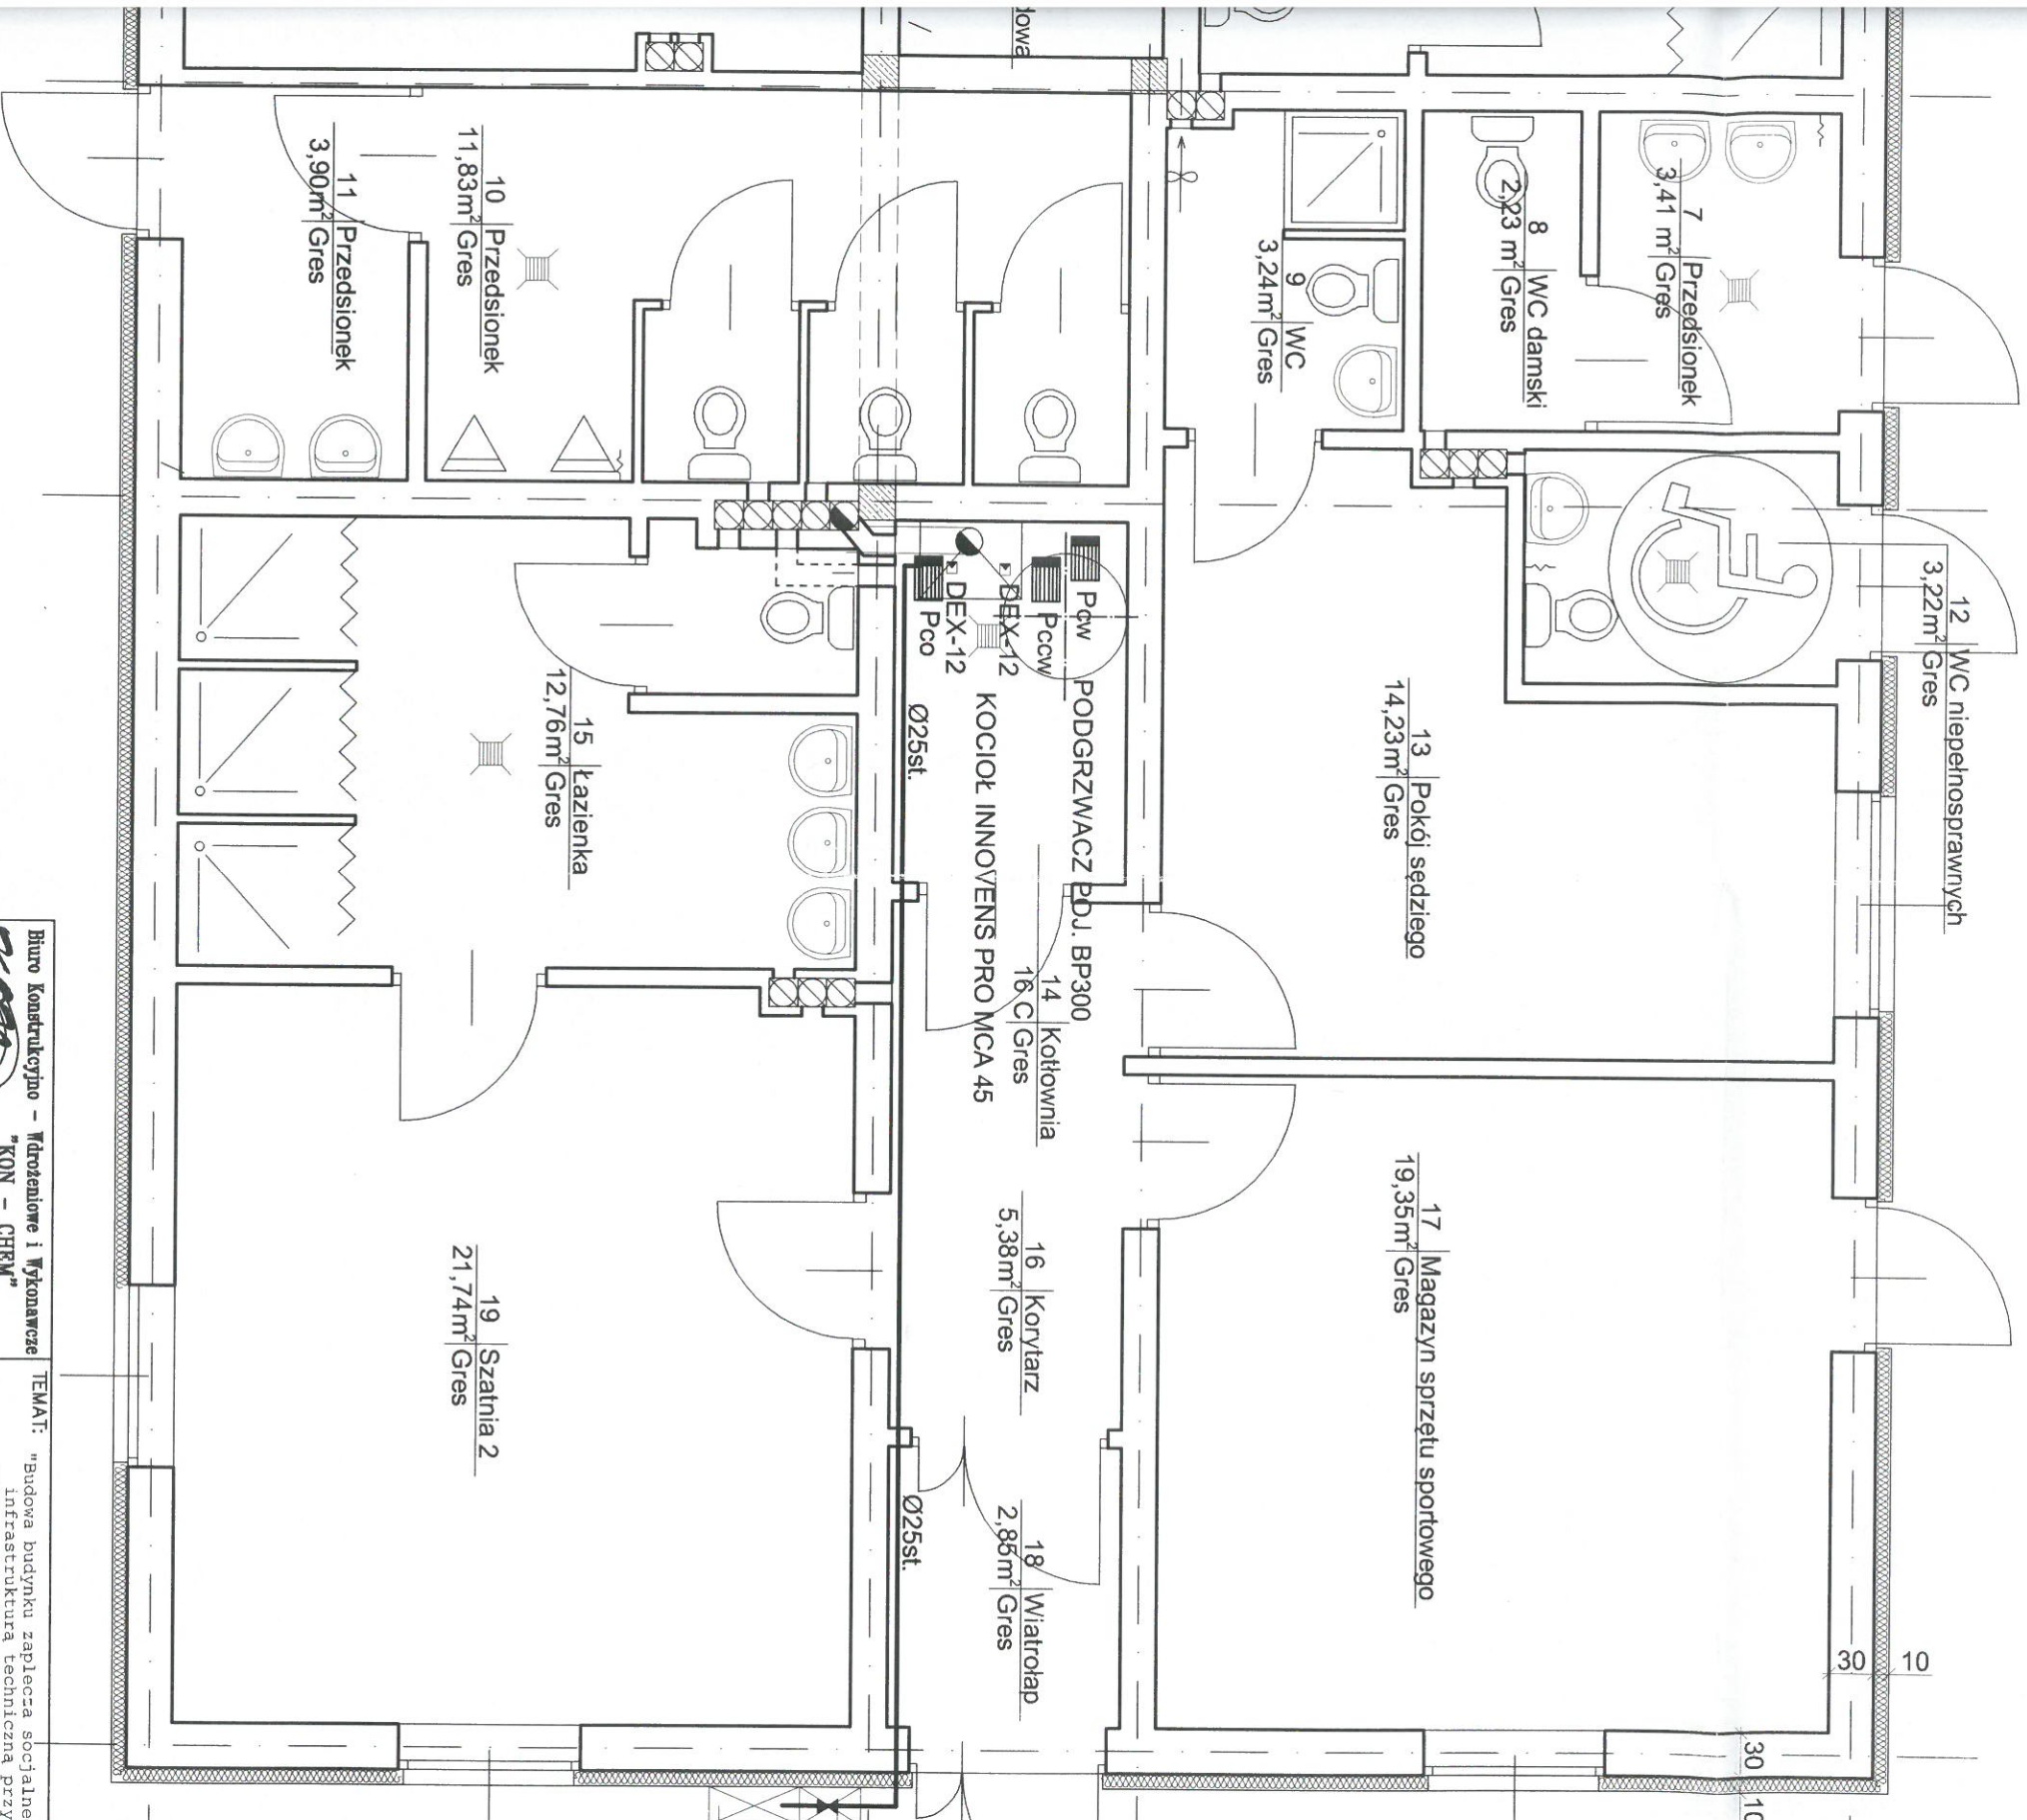

Skrzynka 40*40*25[cm]
 Zawór MAG3 Ø32
 Skrzynka układu red-pom.
 wg projektu przyłacza
 Zewn. przyłacza gazu
 Ø25*3,0 PE SDR11+ Ø20st.

Biurowa Konstrukcyjno - Wdrożeniowa i Wykonawcza
"KON - CHERM"
 Inżynier
 Inżynier
 36-040 Boguchwała
 tel. (0-17) 871 12 272
 kom. 608 043 406

TEMAT: "Budowa budynku zaplecza socjalnego wraz z niezbędną infrastrukturą techniczną, przy boisku do piłki nożnej, parkingu dla 40 miejsc postojowych w tym 2 dla autobusów i 2 dla niepełnosprawnych, na części działki nr ewid. gr. 1692 położonych w miejscowości Wólka Niedźwiedzka"

NAZWA RYS.
INSTALACJA WEWN. GAZU - RZUT PARTERU

OBIEKT: BUDYNEK ZAPLECZA SPORTOWEGO

STADIUM: P.B.
NUMER RYSUNKU: G1
REWIZJA: 0
SKALA: 1:50
BRANŻA: SANITARNA

INSTALACJE SANITARNE			
PROJEKTANT	inż. Jerzy Płochocki	S-254/79	10-2017
SPRAWDZAJĄCY	mgr inż. Michał Kościsz	PDK/0125/POOS/07	10-2017
	IMIĘ I NAZWISKO	NUMER UPRAWNIENI	PODPIS
			DATA