


ROZWINIĘCIE INST. GAZU  
RZUT PARTERU  
skala 1:50

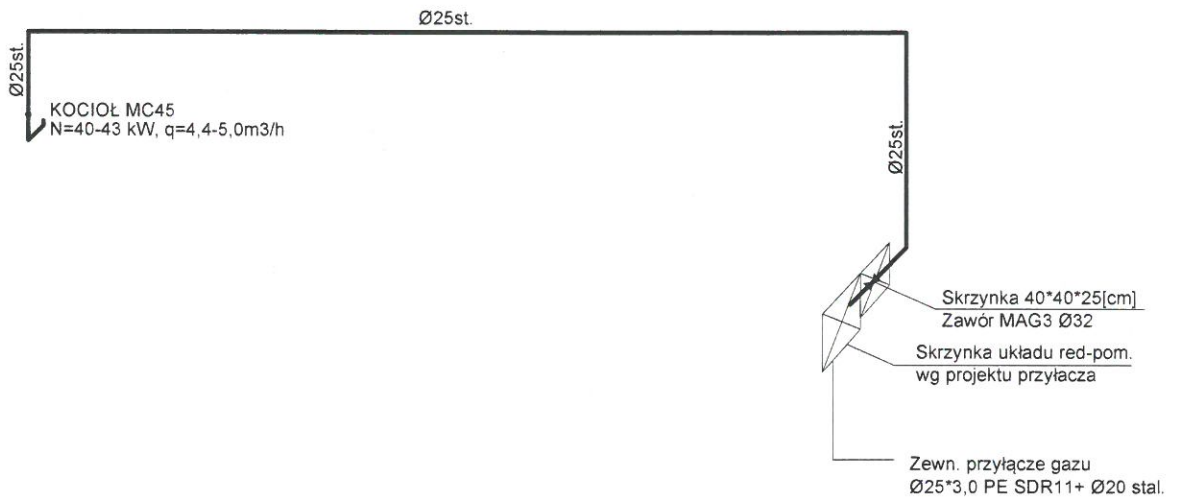

Biuro Konstrukcyjno - Wdrożeniowe i Wykonawcze <b>"KON - CHEM"</b> Lutycz 470 36-040 Boguchwała tel. (0-17) 871 12 272 kom. 608 043 406		TEMAT: "Budowa budynku zaplecza socjalnego wraz z niezbędną infrastrukturą techniczną przy boisku do piłki nożnej, parkingu dla 40 miejsc postojowych w tym 2 dla autobusów i 2 dla niepełnosprawnych, na części działki nr ewid. gr. 1692 położonych w miejscowości Wólka Niedźwiedzka"	
ZAMAWIAJĄCY: GMINA I MIASTO SOKOŁÓW MŁP.		NAZWA RYS. INSTALACJA WEWNĘTRZNA GAZU – AKSONOMETRIA	
STADIUM: <b>P.B.</b>		NUMER RYSUNKU: <b>G2</b>	REWIZJA: 0
SKALA: <b>1:50</b>		BRANŻA: <b>SANITARNA</b>	
<b>INSTALACJE SANITARNE</b>			
PROJEKTANT	inż. Jerzy Płochocki	S-254/79	10-2017
SPRAWDZAJĄCY	mgr inż. Michał Kościsz	PDK/0125/POOS/07	10-2017
	IMIĘ I NAZWISKO	NUMER UPRAWNIEŃ	PODPIS DATA