


Węzeł wodomierzowy

- Zawór kulowy ϕ 1 1/4"
- Wodomierz JSb ϕ 1"
- Zawór antyskażeniowy EA ϕ 1 1/4"
- Zawór kulowy ϕ 1 1/4" ze spustem

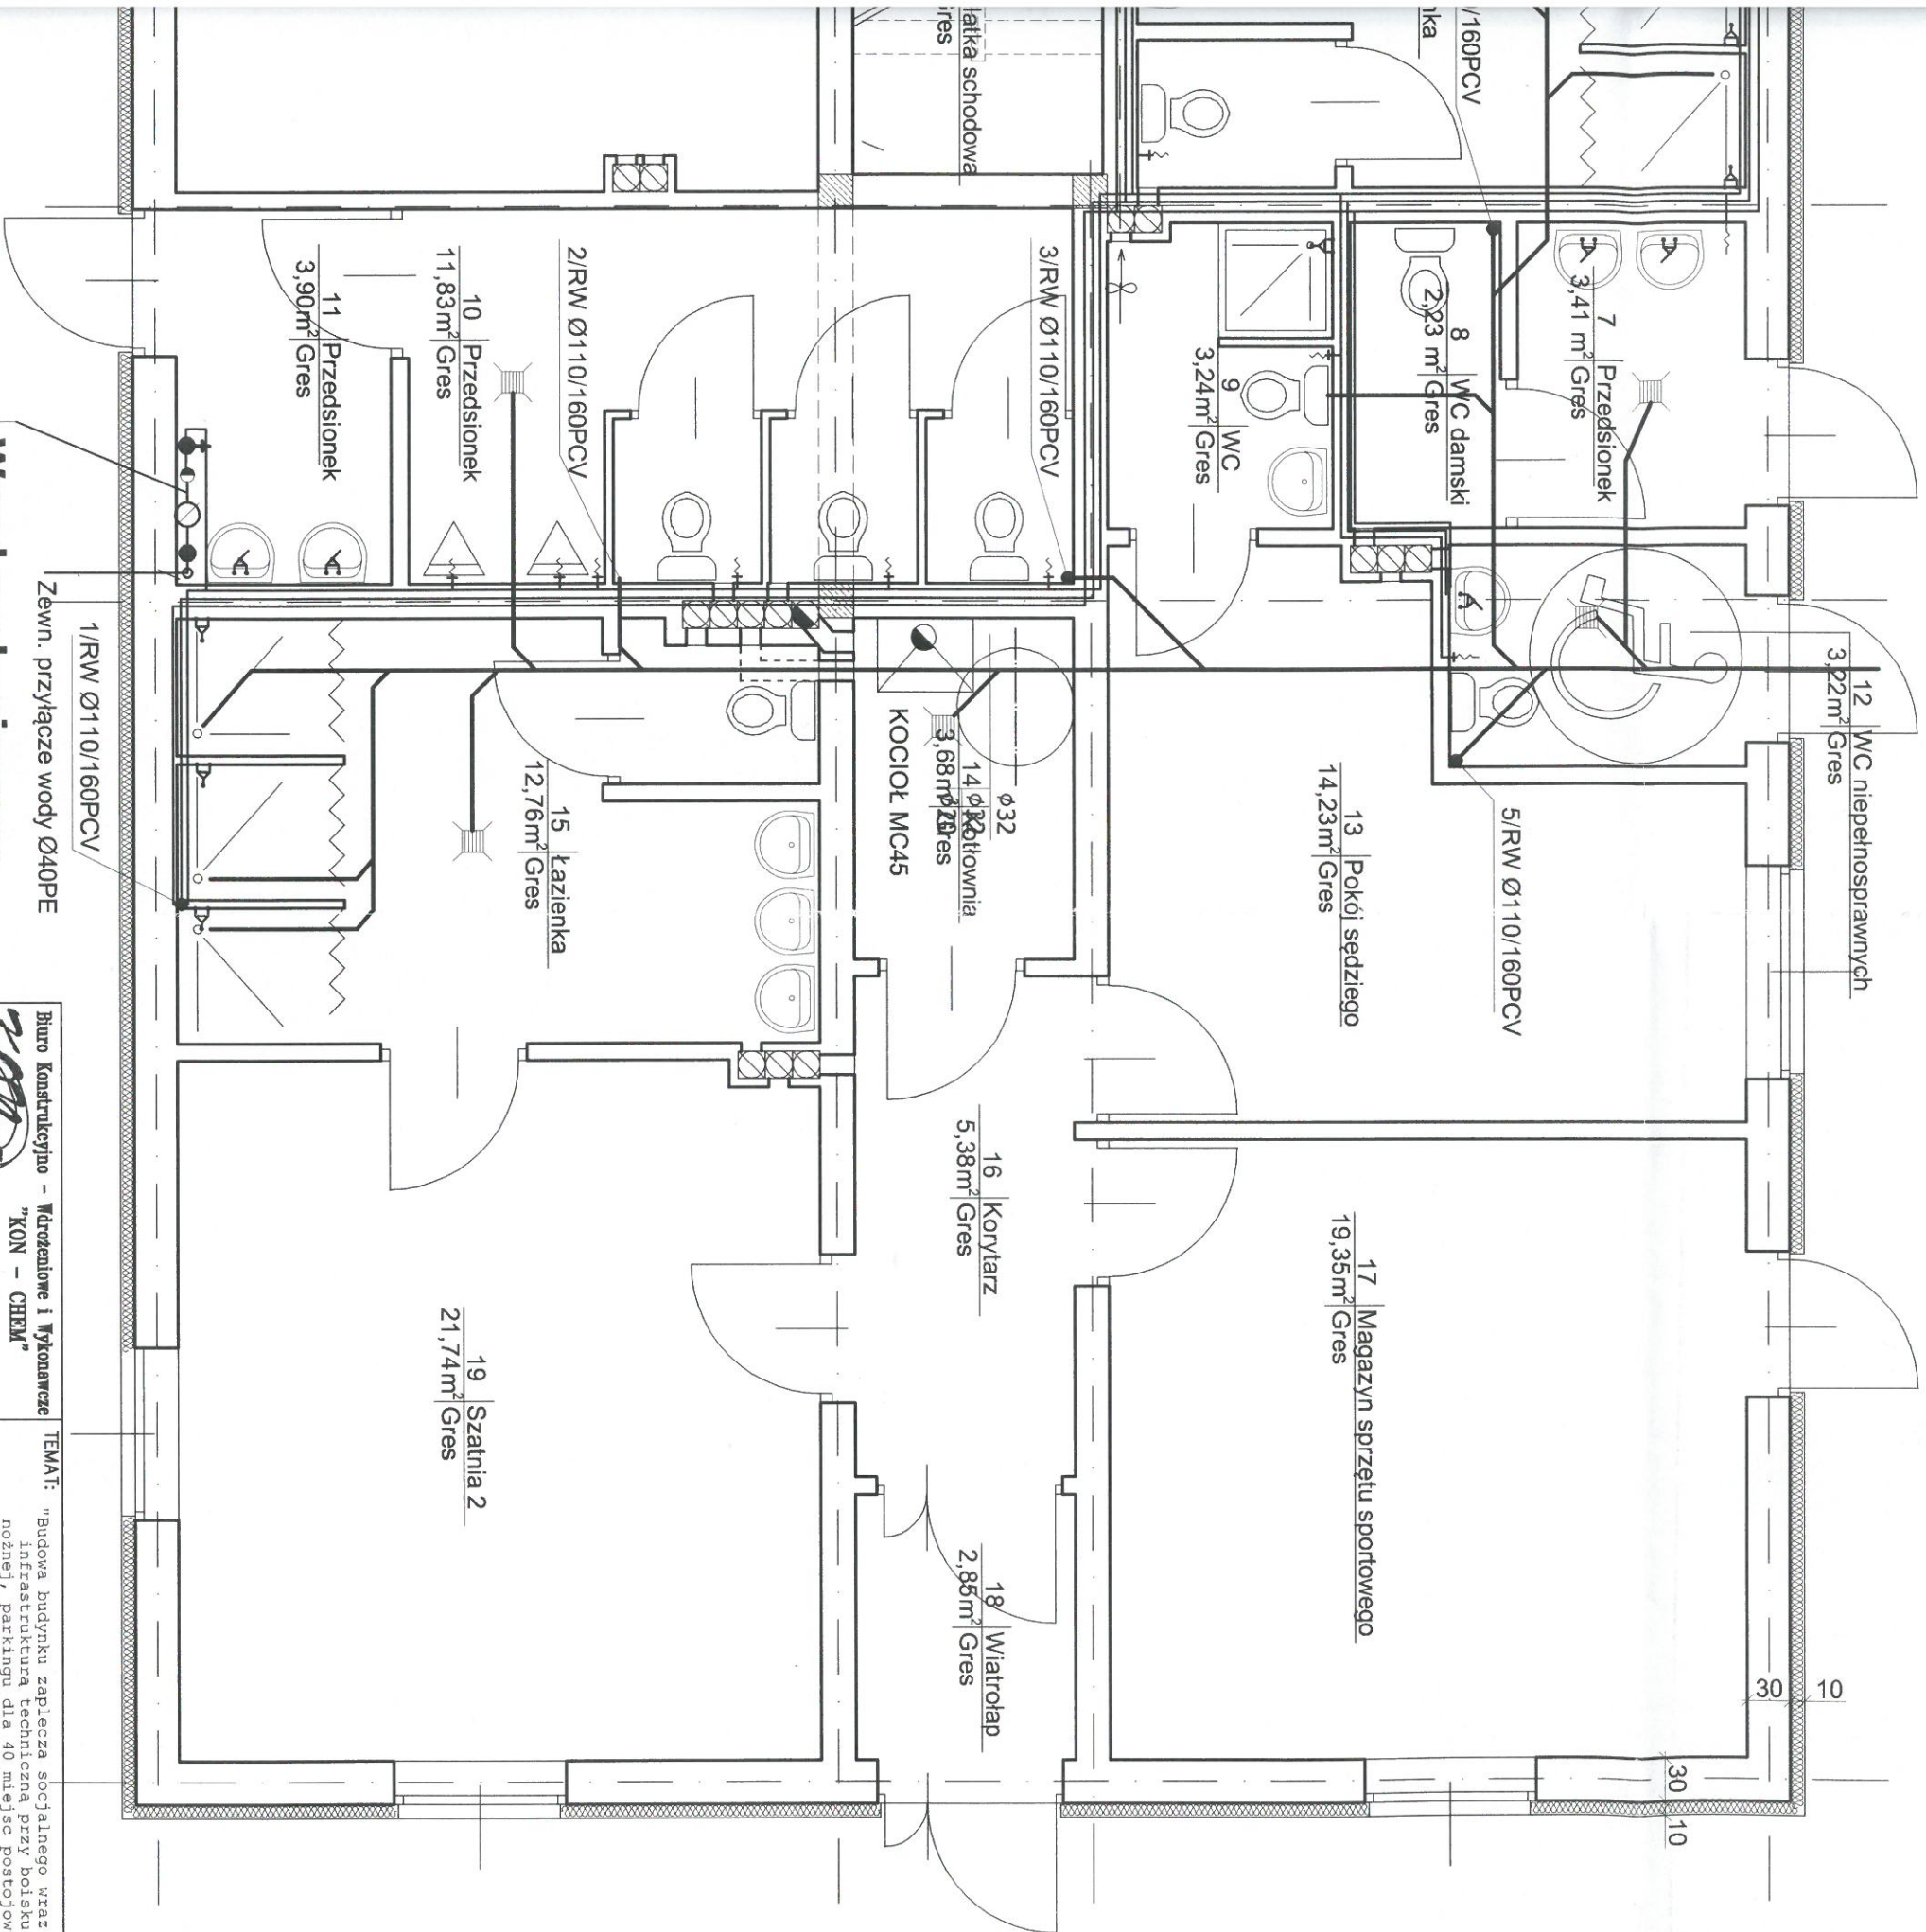

Wzół wodomierzowy

- Zawór kulowy ϕ 1 1/4"
- Wodomierz JSb ϕ 1"
- Zawór antyskażeniowy EA ϕ 1 1/4"
- Zawór kulowy ϕ 1 1/4" ze spustem

Biuro Konstrukcyjno - Wdrożeniowe i Wykonawcze "KON - CHEM" Lutyżyz 470 36-040 Boguchwała		TEMAT: "Budowa budynku zaplecza socjalnego wraz z niezbędną infrastrukturą techniczną przy boisku do piłki nożnej, parkingu dla 40 miejsc postojowych w tym 2 dla autobusów i 2 dla niepełnosprawnych, na części działki nr ewid. gr. 1692 położonych w miejscowości Mólka Niedzwiedzka"	
ZAMAWIAJĄCY: GMINA I MIASTO SOKOŁÓW M.K.P.		NAZWA RYS. INSTALACJA WOD-KAN I C.W. - RZUT PARTERU	
STADIUM: P.B.		OBIEKT: BUDYNEK ZAPLECZA SPORTOWEGO	
SKALA: 1:50		NUMER RYSUNKU: WK1	
INSTALACJE SANITARNE		BRANŻA: SANITARNA	
PROJEKTANT	inż. Jerzy Płochocki	S-254/79	10-201
SPRAWDZAJĄCY	mgr inż. Michał Kościusz	PDK/0125/POOS/07	10-201
	IMIĘ I NAZWISKO	NUMER UPRAWNIENI	PODPIS
			DATA